
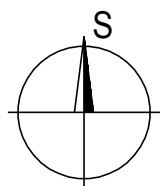


Základní vodohospodářská mapa ČR (výřez), 13 - 11 Benátky n. J., 13 - 12 Kopidlno, 13 - 13 Brandýs n. L., 13 - 14 Nymburk M 1:50 000

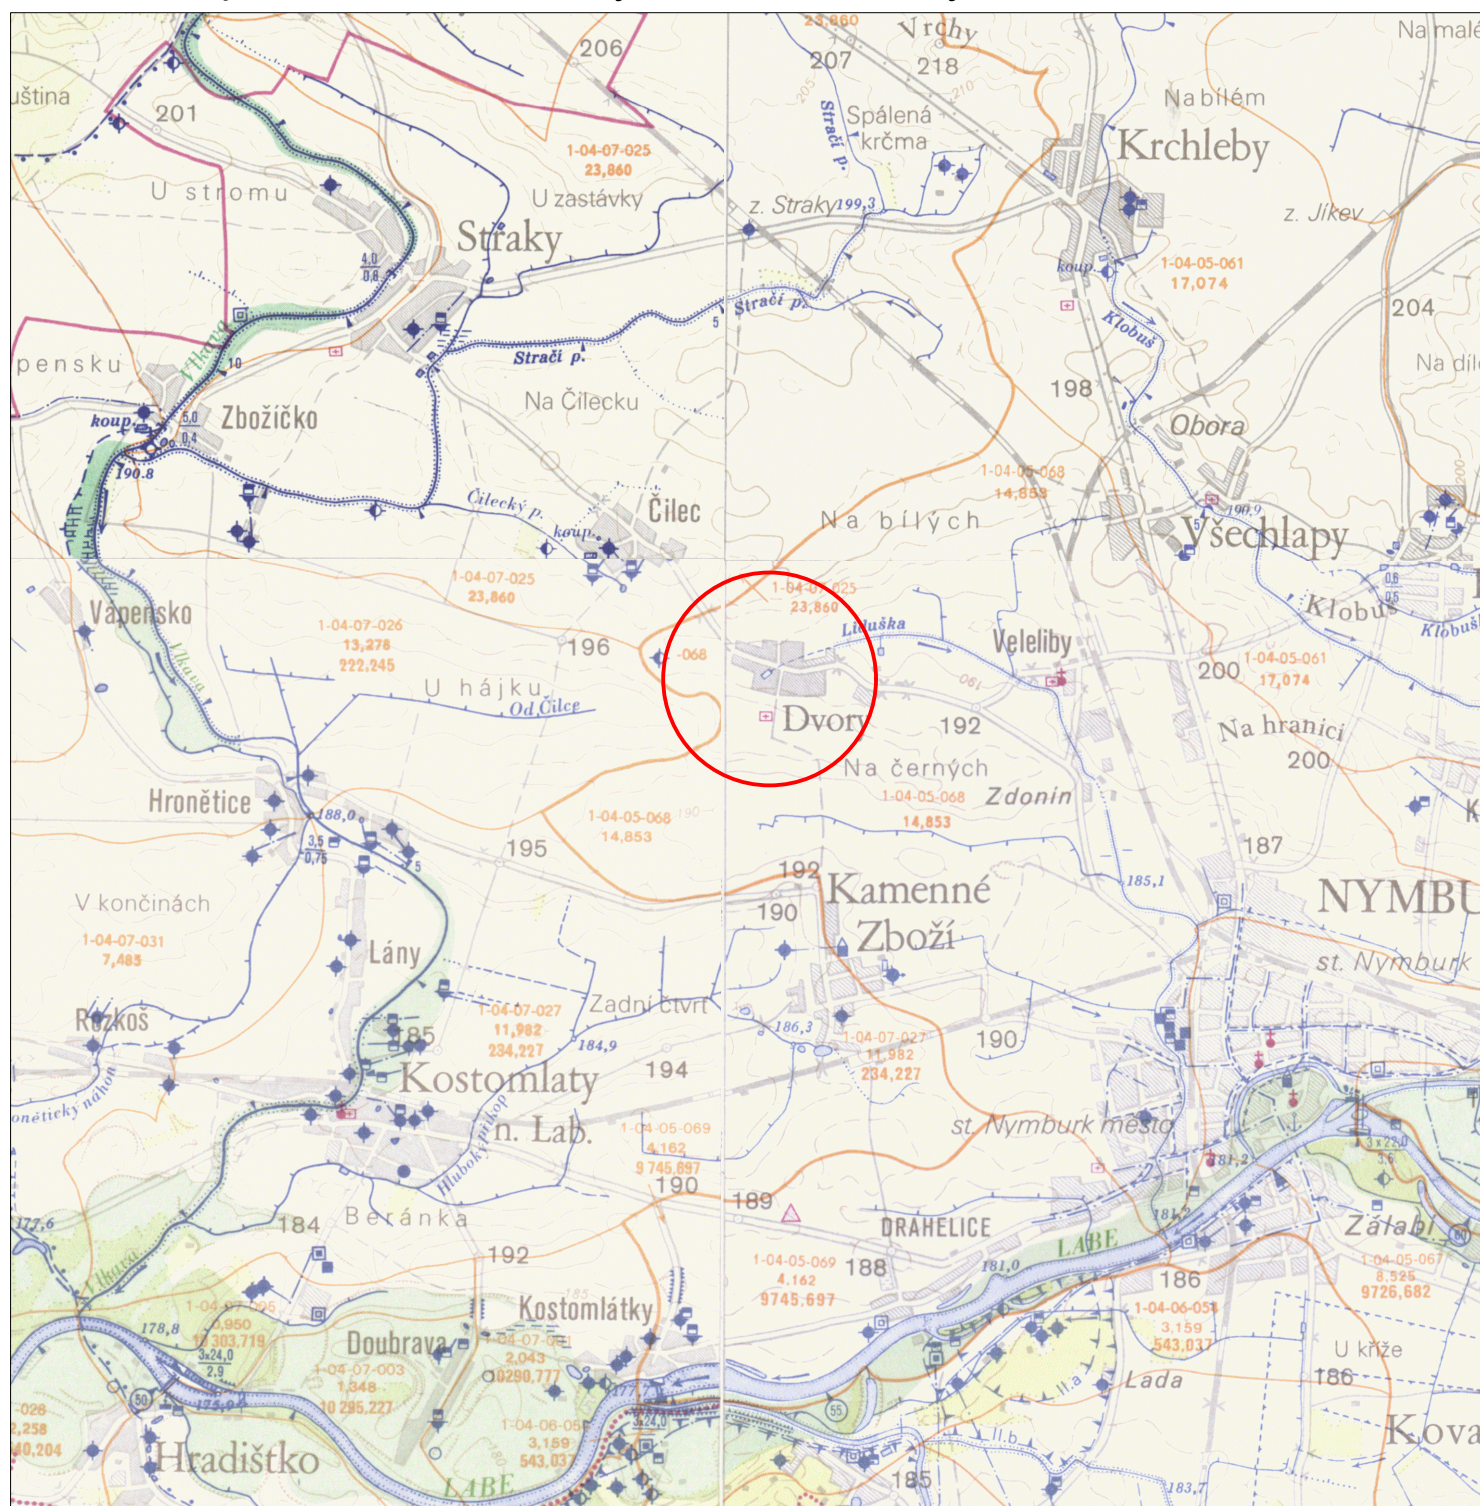

LEGENDA:

ZÁJMOVÁ LOKALITA

INVESTOR Obec Dvory Dvory 3, 288 02 Nymburk	 Ing. Libor Kouřík Zavadilka 88, 288 02 Nymburk tel: +420 737 336 342 e-mail: liborkourik@gmail.com IČ: 04690451			
AKCE Odbahnění nádrže Dvory	Autorizovaný inženýr v oboru Stavby vodního hospodářství a krajinného inženýrství, ČKAIT 0012797			
MÍSTO k.ú. Dvory u Nymburka (okres Nymburk)	VYPRACOVAL Ing. Libor Kouřík			
OBSAH VÝKRESU SITUACE ŠIRŠÍCH VZTAHŮ	ZODPOVĚDNÝ PROJEKTANT Ing. Libor Kouřík			
	DATUM 1/2019	FORMÁT 1 x A4 MĚŘÍTKO 1:50 000	STUPEŇ PD Č. PŘÍLOHY DSP	PARE C.1